


 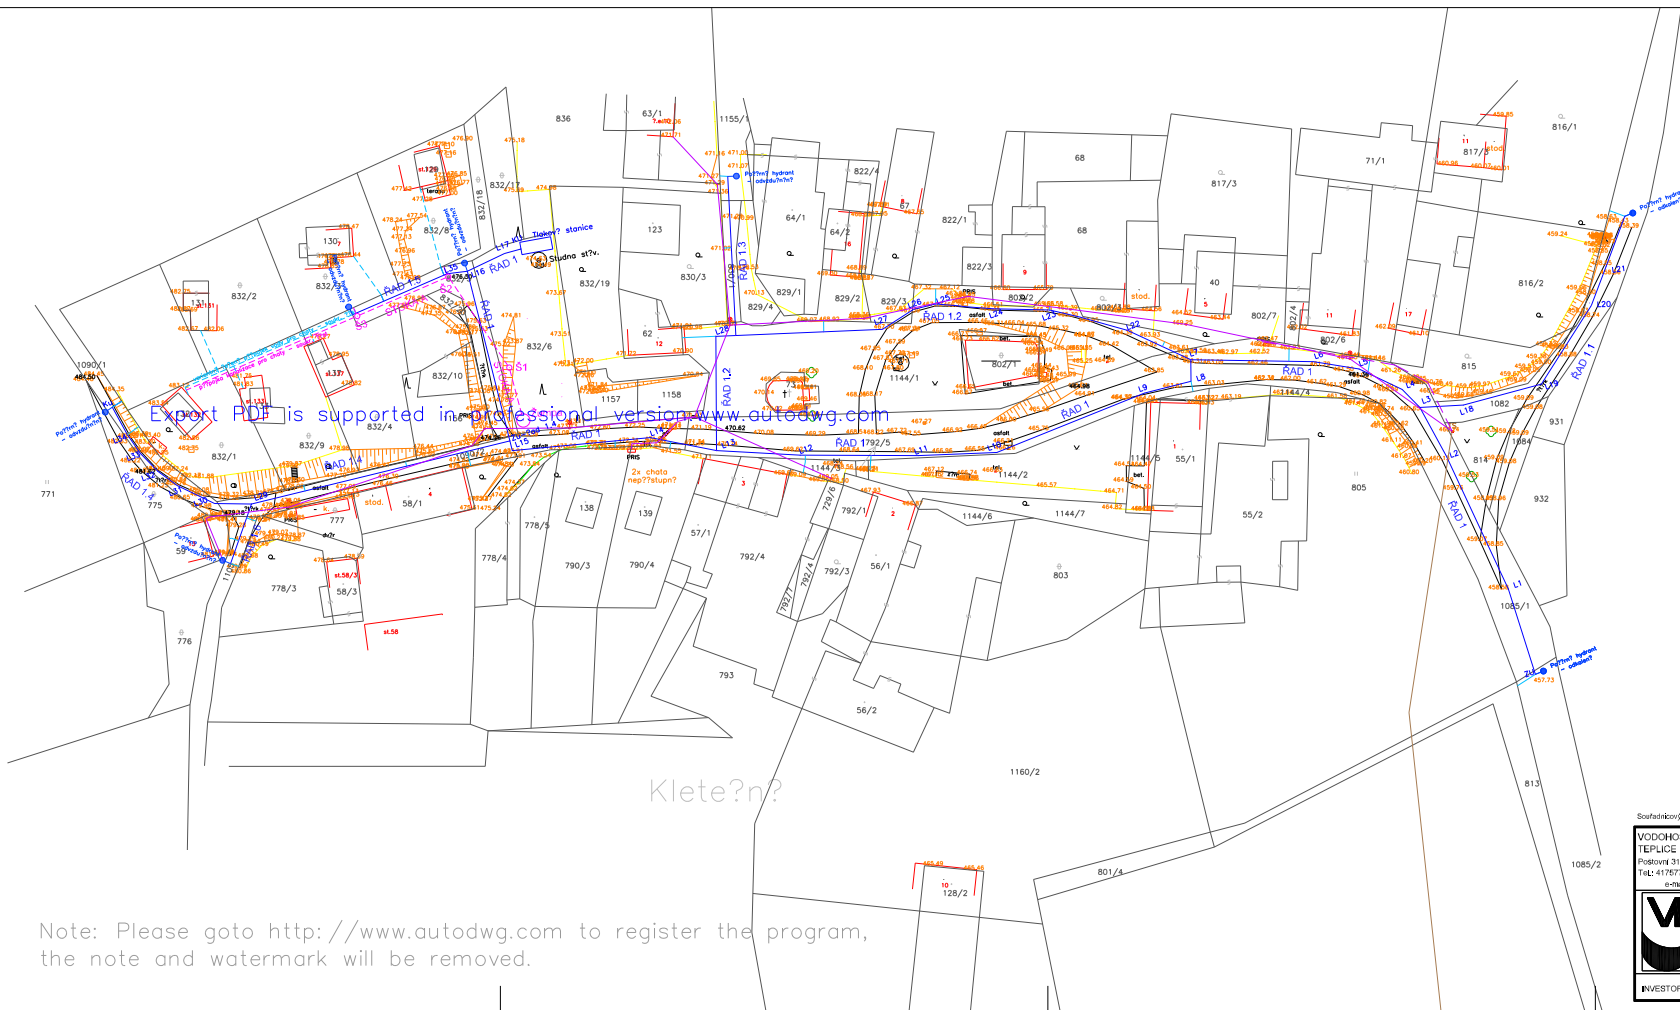


LEGENDA :

stávající inž. sítě a objekty
 telefonka O2 - nadzemní vedení
 el.nadzemní vedení NN
 el.podzemní vedení NN
 budovy
 hranice pozemků

projektované inž. sítě a objekty

vodovod - hlavní řady
 vodovod - přípojky



Sociální systém JFSK		Výškový systém Bsk po vyrovnaní			
VODOHOSPODÁŘSKÉ PROJEKTY TEPLICE Podstavní 3115 Tel: 417677768 e-mail: vpt@vol.cz		ZODP. PROJEKTANT Ing. Kokeš VYPRACOVAL O.Puchner KONTROLOVAL Dřevčová		STUPĚŇ DUR DATUM 11/2011 MĚŘÍTKO 1:500	
		NÁZEV: VODOVOD KLETEČNA		ARCHIVNÍ ČÍSLO 3.03.008	
ČÁST: Situace stavby		POŘ. ČÍSLO D.3		ZAKÁZKOVÉ ČÍSLO 37.10/11	
INVESTOR: Obec Velim					

Export PDF is supported in professional version.www.autodwg.com

Note: Please goto <http://www.autodwg.com> to register the program,
the note and watermark will be removed.